


pianta piano terreno
(progetto)

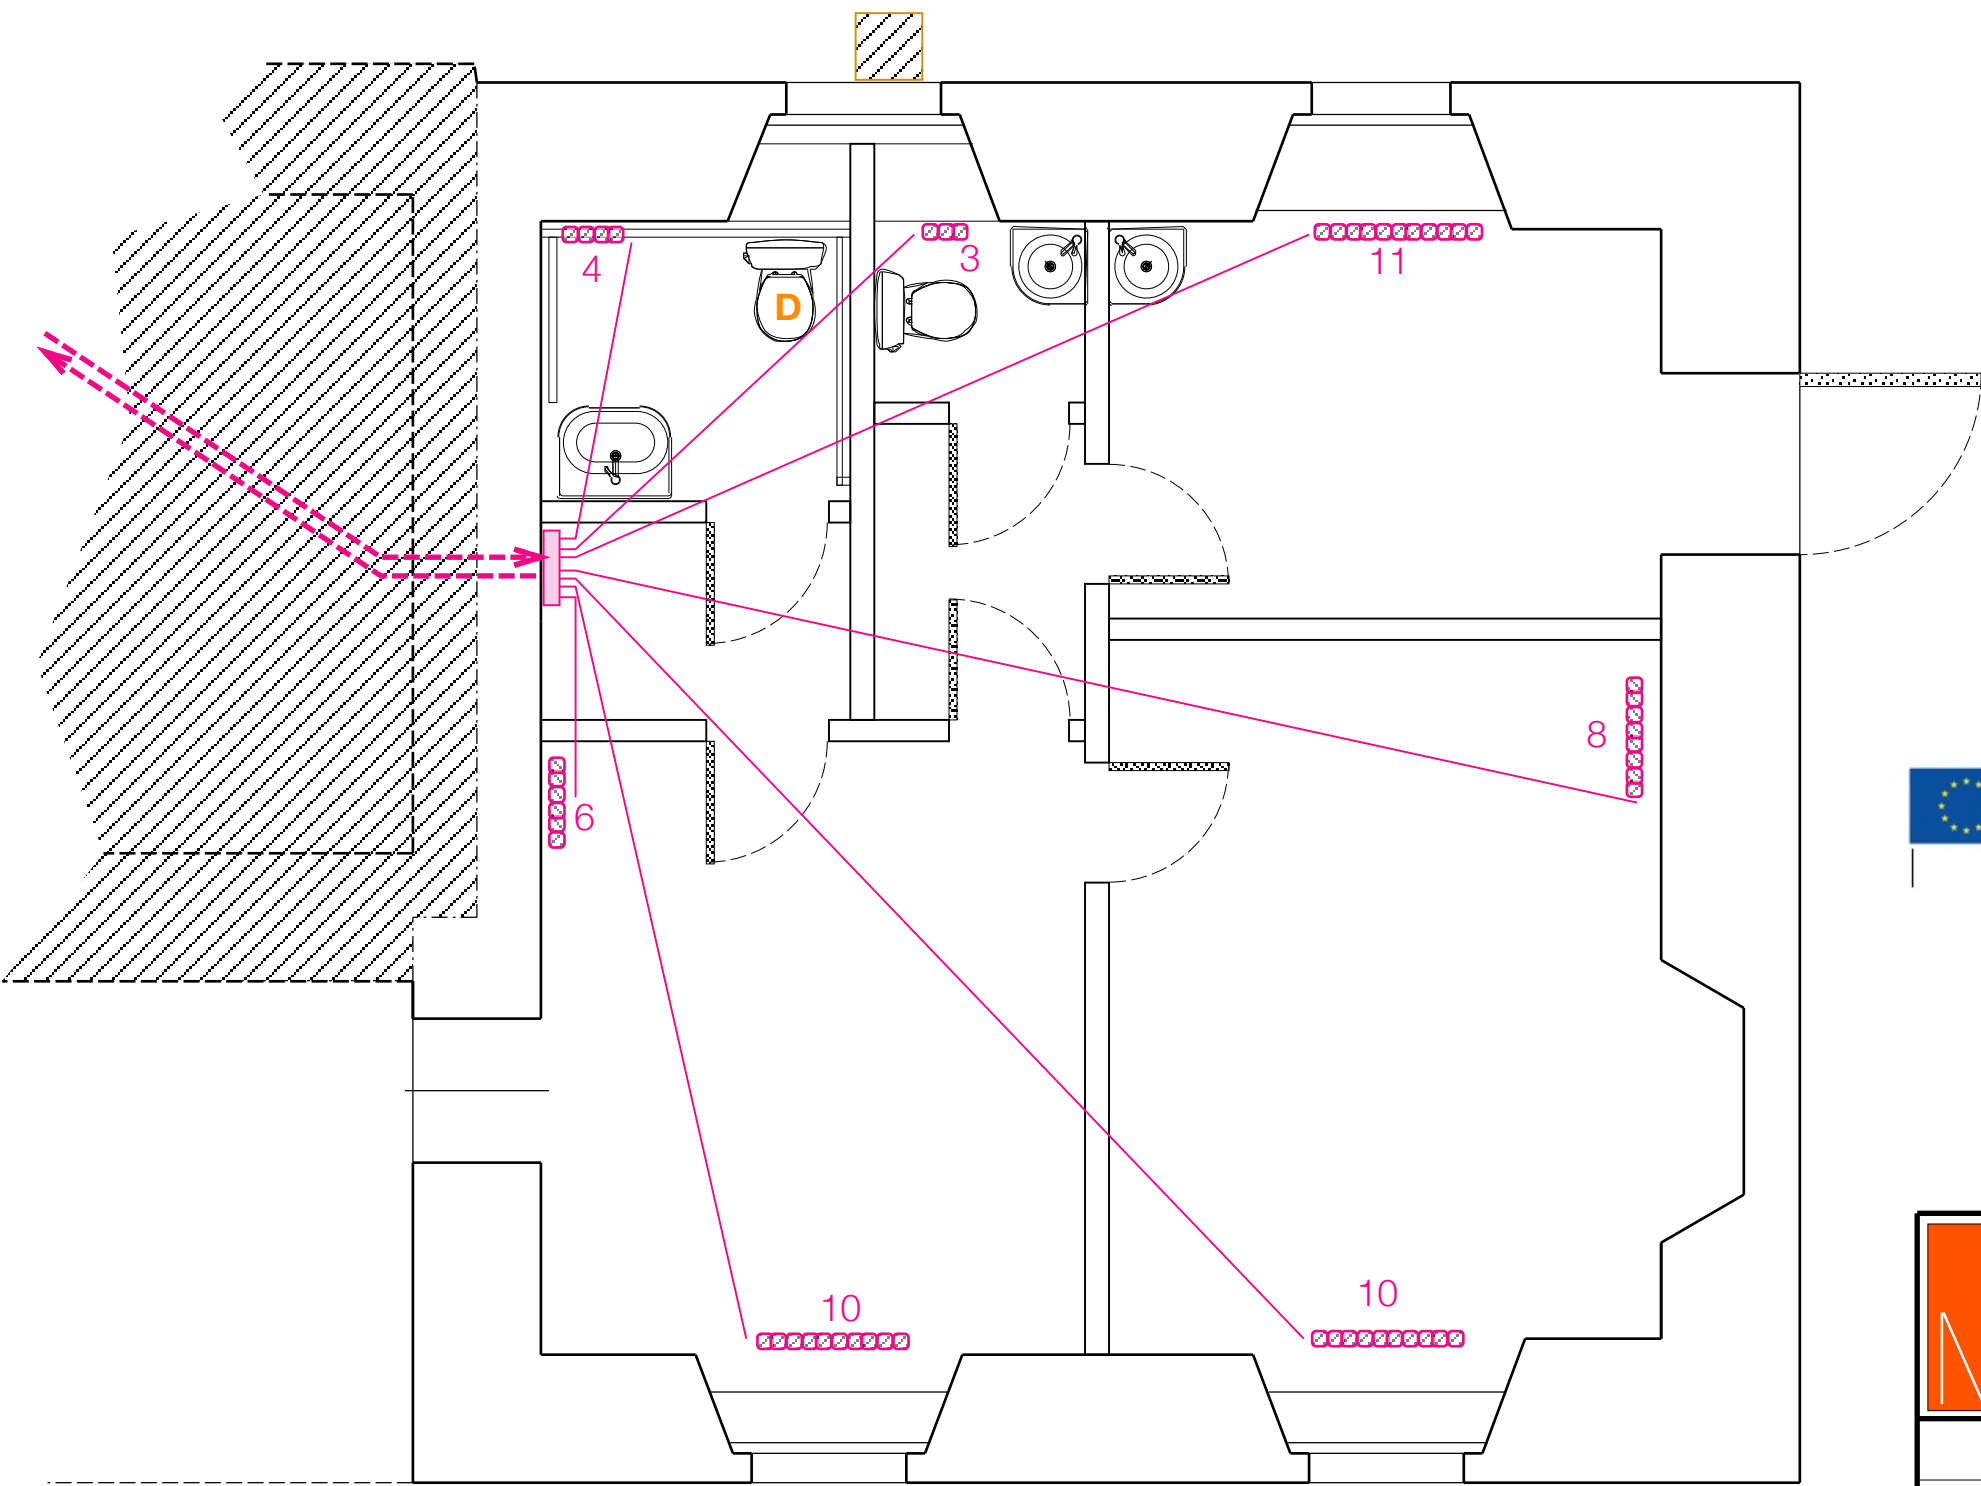

schema impianto termico

legenda



	linea andata/ritorno da caldaia a collettore
	linea andata/ritorno collettore radiatore
	collettore 8 linee andata/ritorno
	radiatori alluminio e numero elementi
	lavamani angolare con miscelatore
	lavabo per disabili con miscelatore
	vaso per disabili con vaschetta
	vaso con vaschetta



Presidenza del Consiglio dei Ministri
Dipartimento per le Politiche di Coesione
Unità di missione PNRR



PIANO NAZIONALE DI RIPRESA E RESILIENZA (PNRR) - MISSIONE 5 - COMPONENTE 3 - INVESTIMENTO 1.1.1
Potenziamento dei servizi e delle infrastrutture sociali di comunità - "Nuovi Progetti"
FINANZIATO DALL'UNIONE EUROPEA - NextGenerationEU

POTENZIAMENTO INFRASTRUTTURE PER SERVIZI SOCIO SANITARI DI COMUNITA'				
	STUDIO ARCHITETTURA corso Giacomo Matteotti n. 5 * 10083 Favria (To) * tel.0124/34586 pIVA 05280760017 * www.studio-architettura.net * e mail: info@studio-architettura.net			
	data	nome	numero 1c	committente COMUNE DI BORGIALLO via G. Cigliana Borgiallo (To)
	disegnato	05/2022		
aggiornato	04/2023			
	oggetto SCHEMA SOSTITUZIONE RADIATORI			
	scala 1/100	progetto esecutivo		
				www.studio-architettura.net